


給水計画平面図

縮尺: S=1:1,250 (A1)
S=1:2,500 (A3)

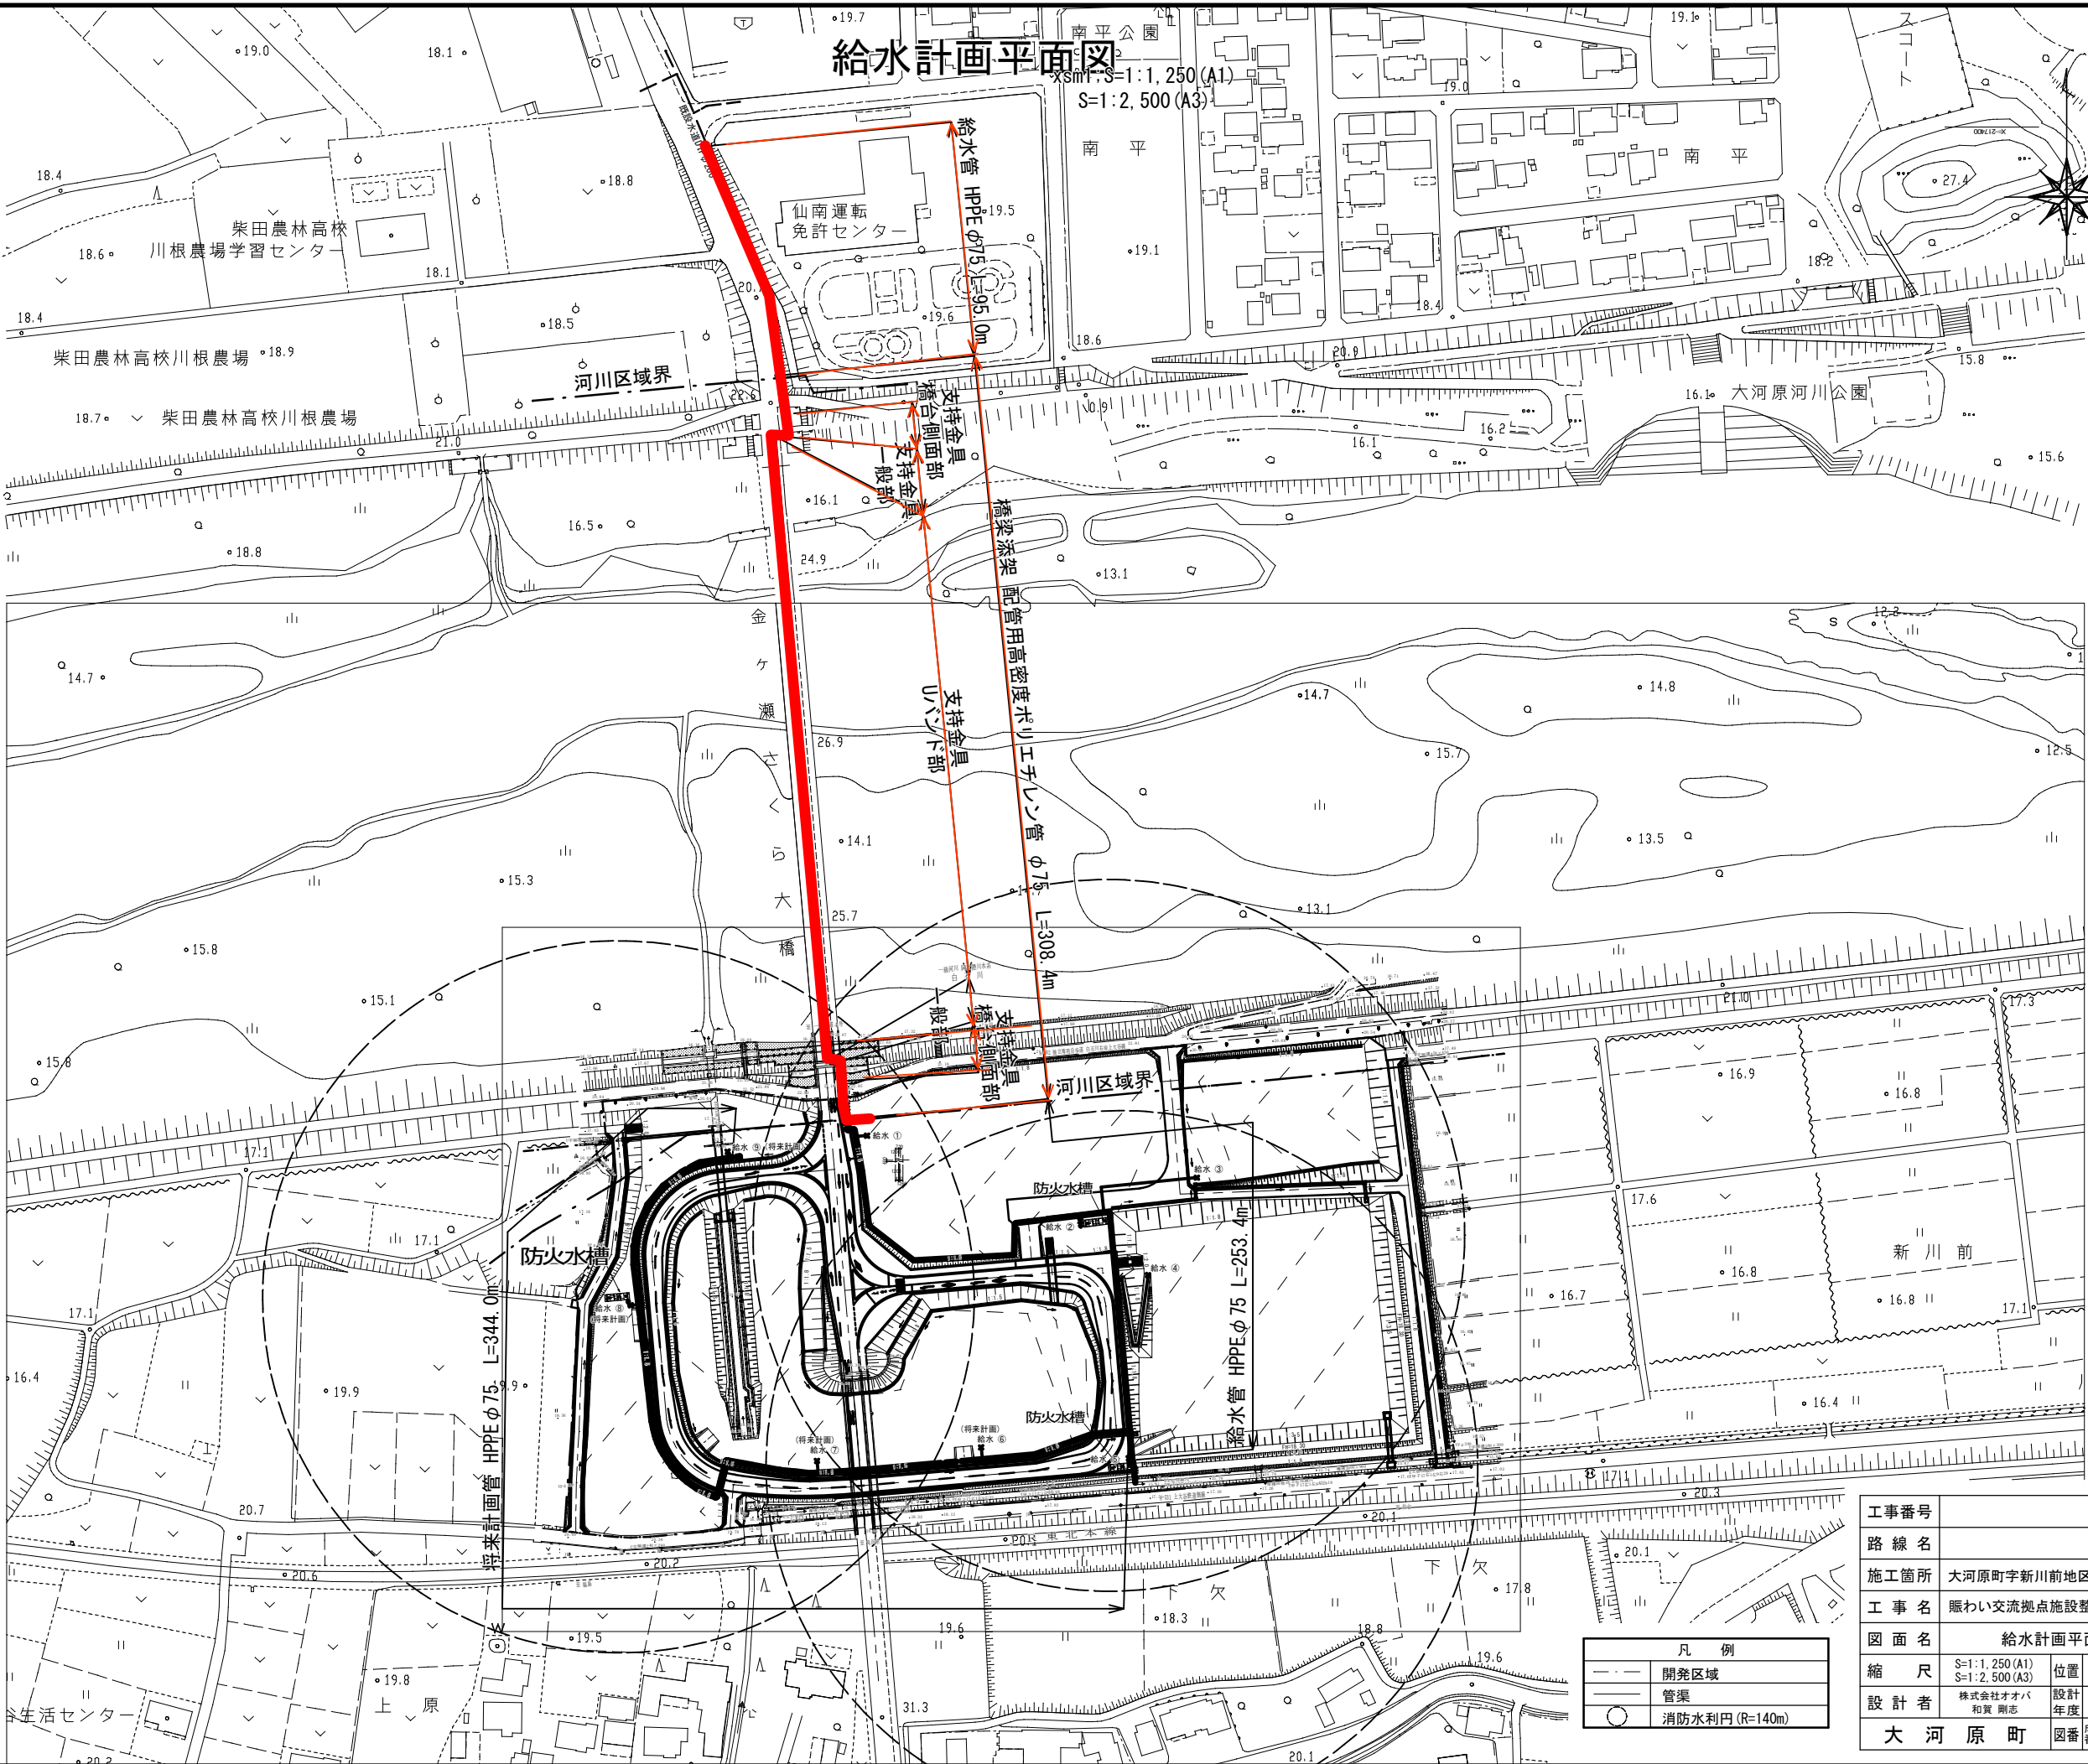

凡 例	
---	開発区域
—	管渠
○	消防水利円 (R=140m)

工事番号	
路線名	
施工箇所	大河原町字新川前地区外
工事名	賑わい交流拠点施設整備事業
図面名	給水計画平面図
縮尺	S=1:1,250 (A1) S=1:2,500 (A3)
設計者	株式会社オオバ 和賀 剛志
大 河 原 町	図番

成果 ① ② ③ ④ ⑤ ⑥ ⑦ ⑧ ⑨ ⑩ ⑪ ⑫ ⑬ ⑭ ⑮ ⑯ ⑰ ⑱ ⑲ ⑳ ㉑ ㉒ ㉓ ㉔ ㉕ ㉖ ㉗ ㉘ ㉙ ㉚ ㉛ ㉜ ㉝ ㉞ ㉟ ㊱ ㊲ ㊳ ㊴ ㊵ ㊶ ㊷ ㊸ ㊹ ㊺ ㊻ ㊼ ㊽ ㊾ ㊿

